

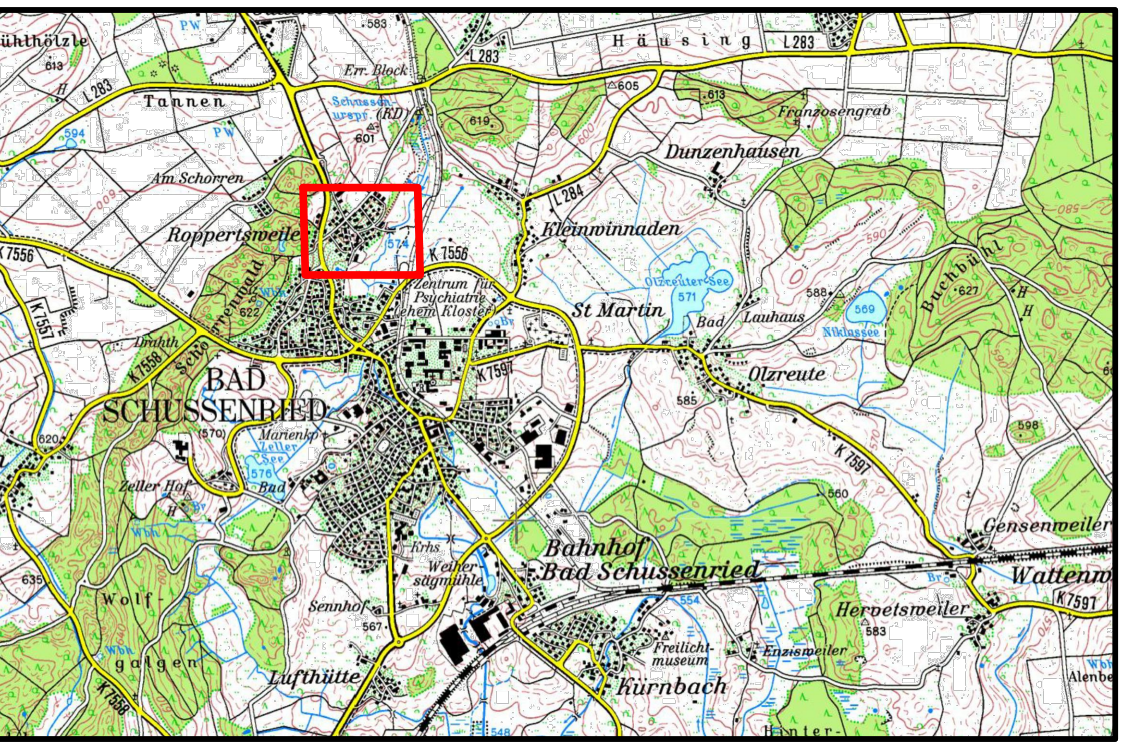


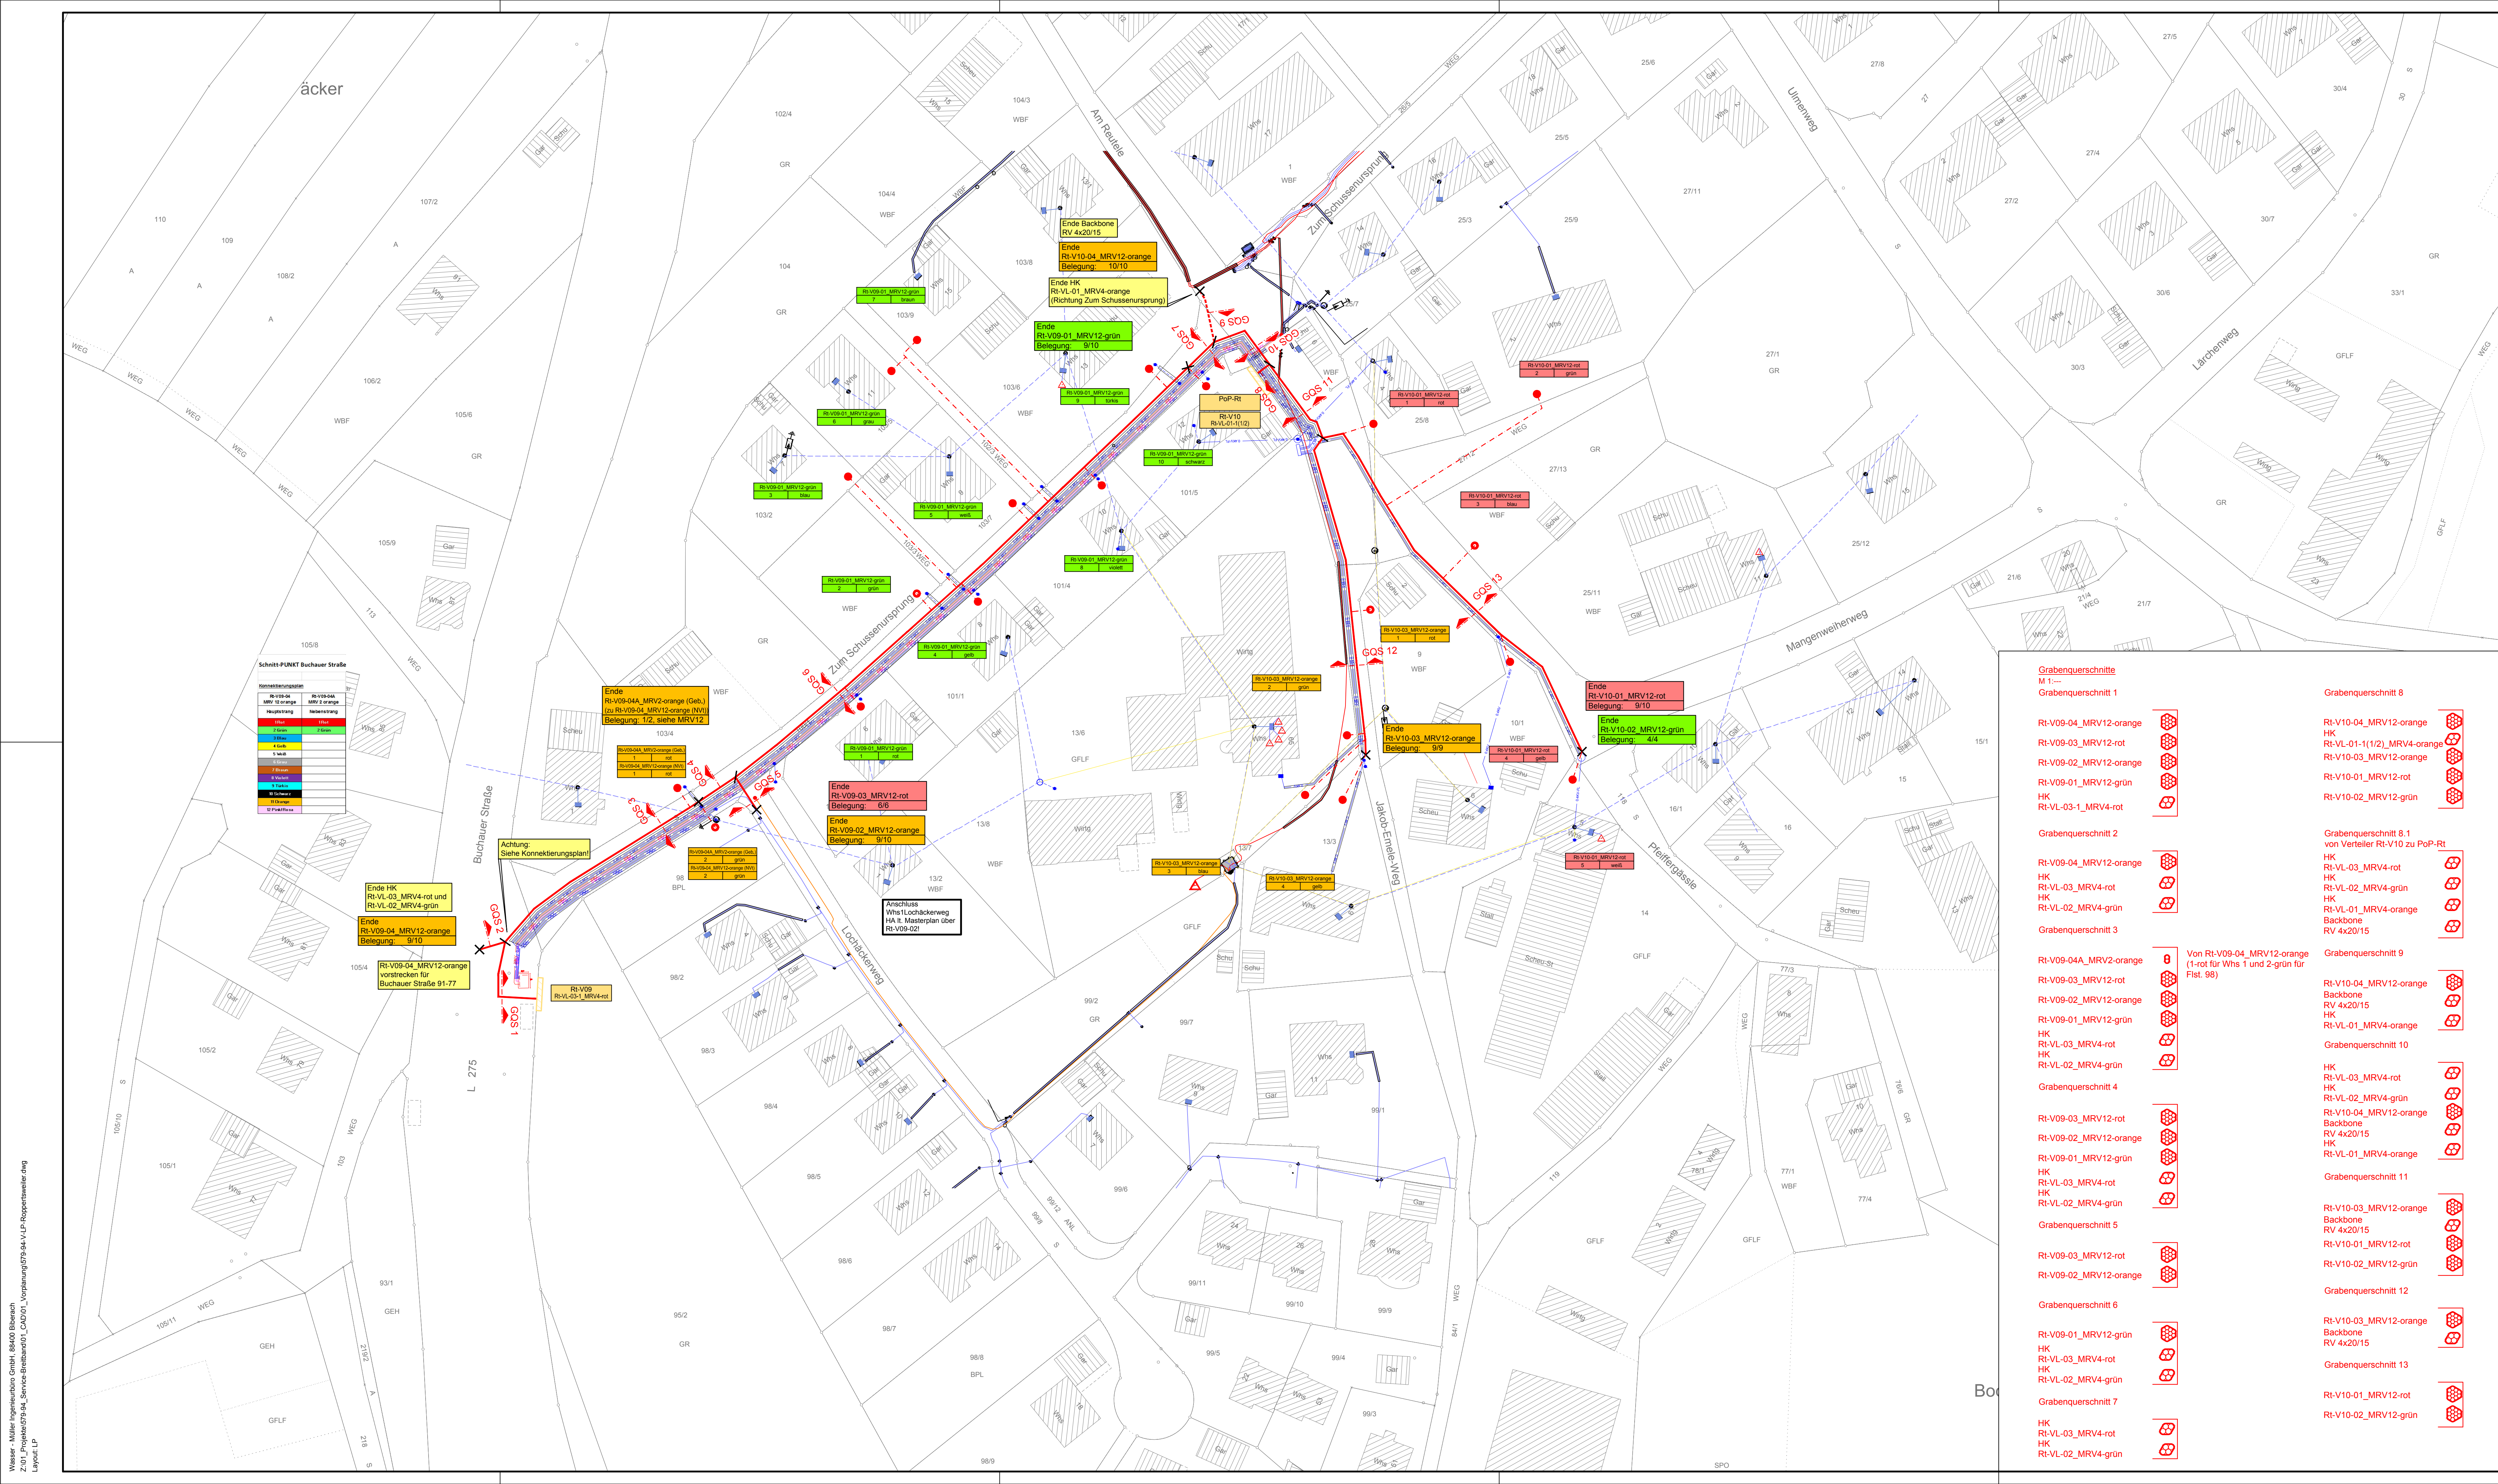


Übersicht


Zeichenerklärung:

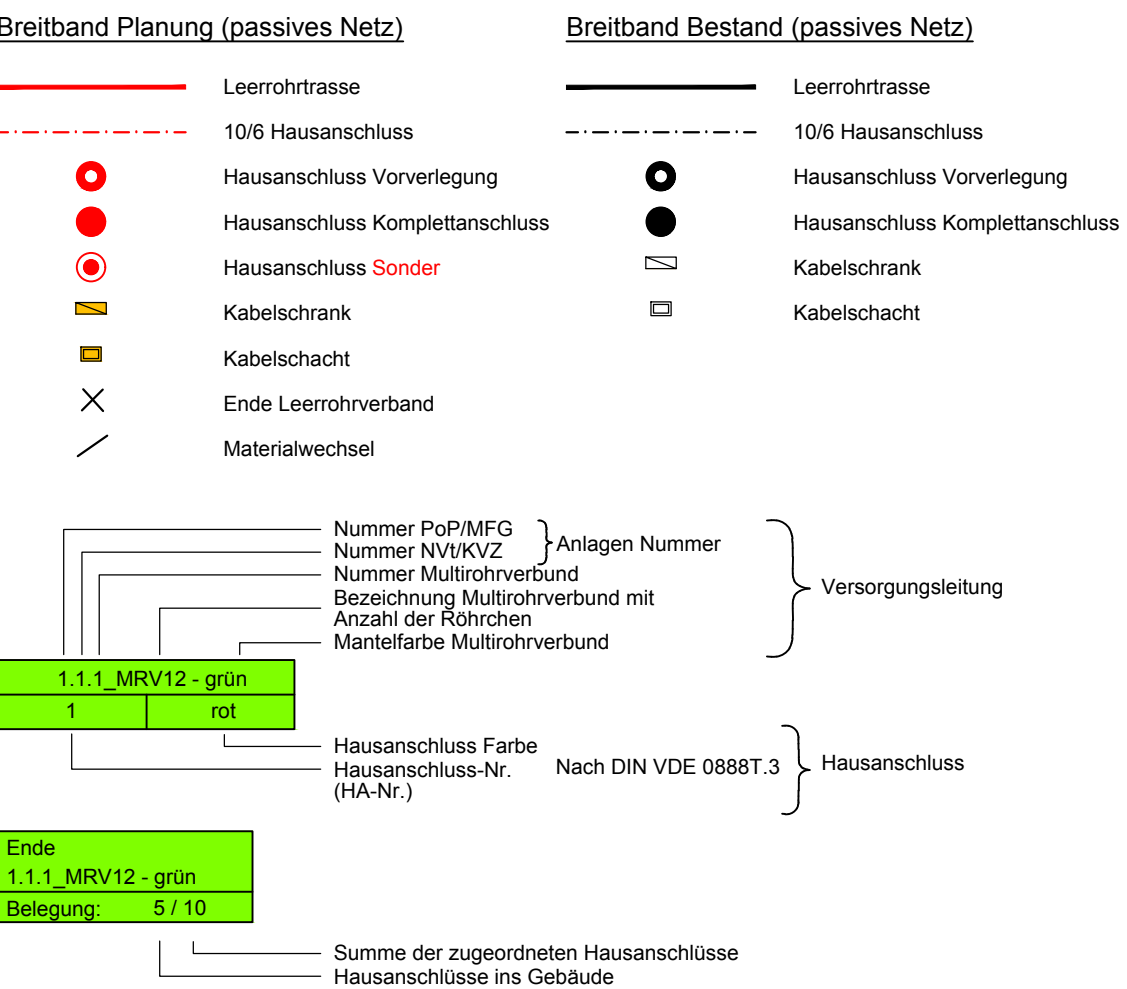

Multirohrverbunde (MRV)

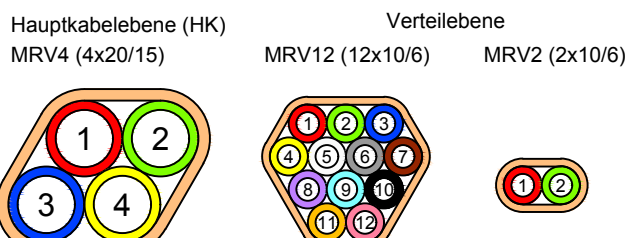

Schematische Darstellung der bidirektionalen Verlegung der Hausanschlüsse / NVL / KVZ

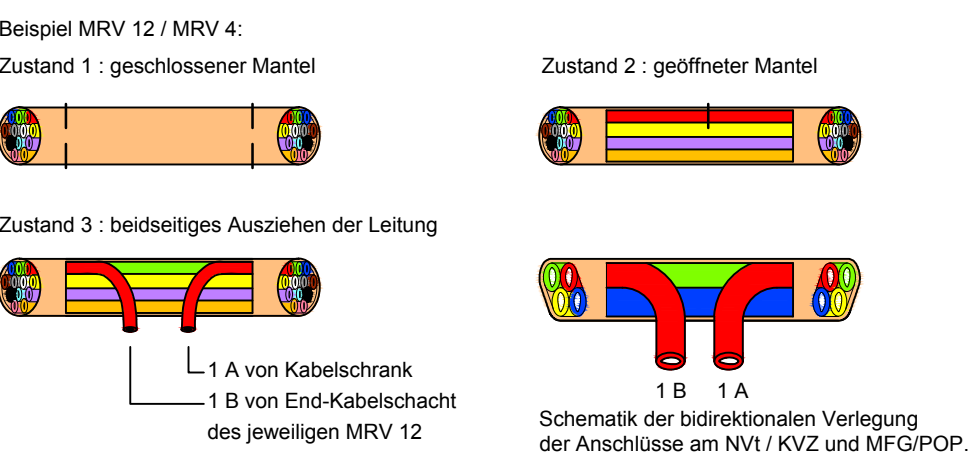

Weiterführung Hausanschlussleitung nach dem Schneiden für die bidirektionale Anbindung des Gebäudes die Enden vom MRV 12 mit MRV 2 kontaktieren:

- MRV 12 / 1A: rot mit MRV 2 / 1-rot
- MRV 12 / 1B: rot mit MRV 2 / 2-grün

Allgemeine Hinweise der Hersteller sind zu beachten!

Lageplan stellt Verlegeschema dar. Genaue Lage ist mit der Bauleitung abzustimmen!

VORABZUG

Stand: 27.02.2019

Plangrundlage:

Masterplanung Breitband von Ingenieurbüro GEO DATA GmbH erhalten am 08.05.2018

Planung & Bestand Strom von Netze BW erhalten am 11.02.2019

Plangrundlage Backbone und Bauwerke von Landratsamt Biberach erhalten am 03.01.2019

Höhen im alten System	alte badische und württembergische Höhen	eingeführt 1885
Höhen im neuen System	(NN) - Höhen, Höhen über Normalnull, DHHN12, Status 100,130	eingeführt 1979
Normalhöhen System	(NNH) - Höhen, Höhen über Normalhöhen Null, DHHN92, Status 160	eingeführt 2008
Stand ALK: 07.2018	Name ALK: Schussenried	

WASSER-MÜLLER INGENIEURBÜRO GMBH

Jarekstr. 7 + 9 Tel. 07351 / 1586-0

88400 Biberach Fax: 07351 / 1586-13

www.wm-bc.de info@wm-bc.de

Bauherr: Stadt Bad Schussenried

Kreis Biberach

Anerkannt, der Bauherr:

Vorhaben: Breitbandverlegung in Roppertsweiler

Mitverlegung in Trasse von Netze BW

Vorplanung

Lageplan Breitband

Maßstab: 1:500

Plan Nr.: 56 183

bearb.: MSC

gez.: SG

Biberach, den ---

Index: V00